

攝影棚操作項目

溫度*7

開停*6


DDC(PLC)*

風機操作項目

開停*6

DDC(PLC)*

控制箱*1

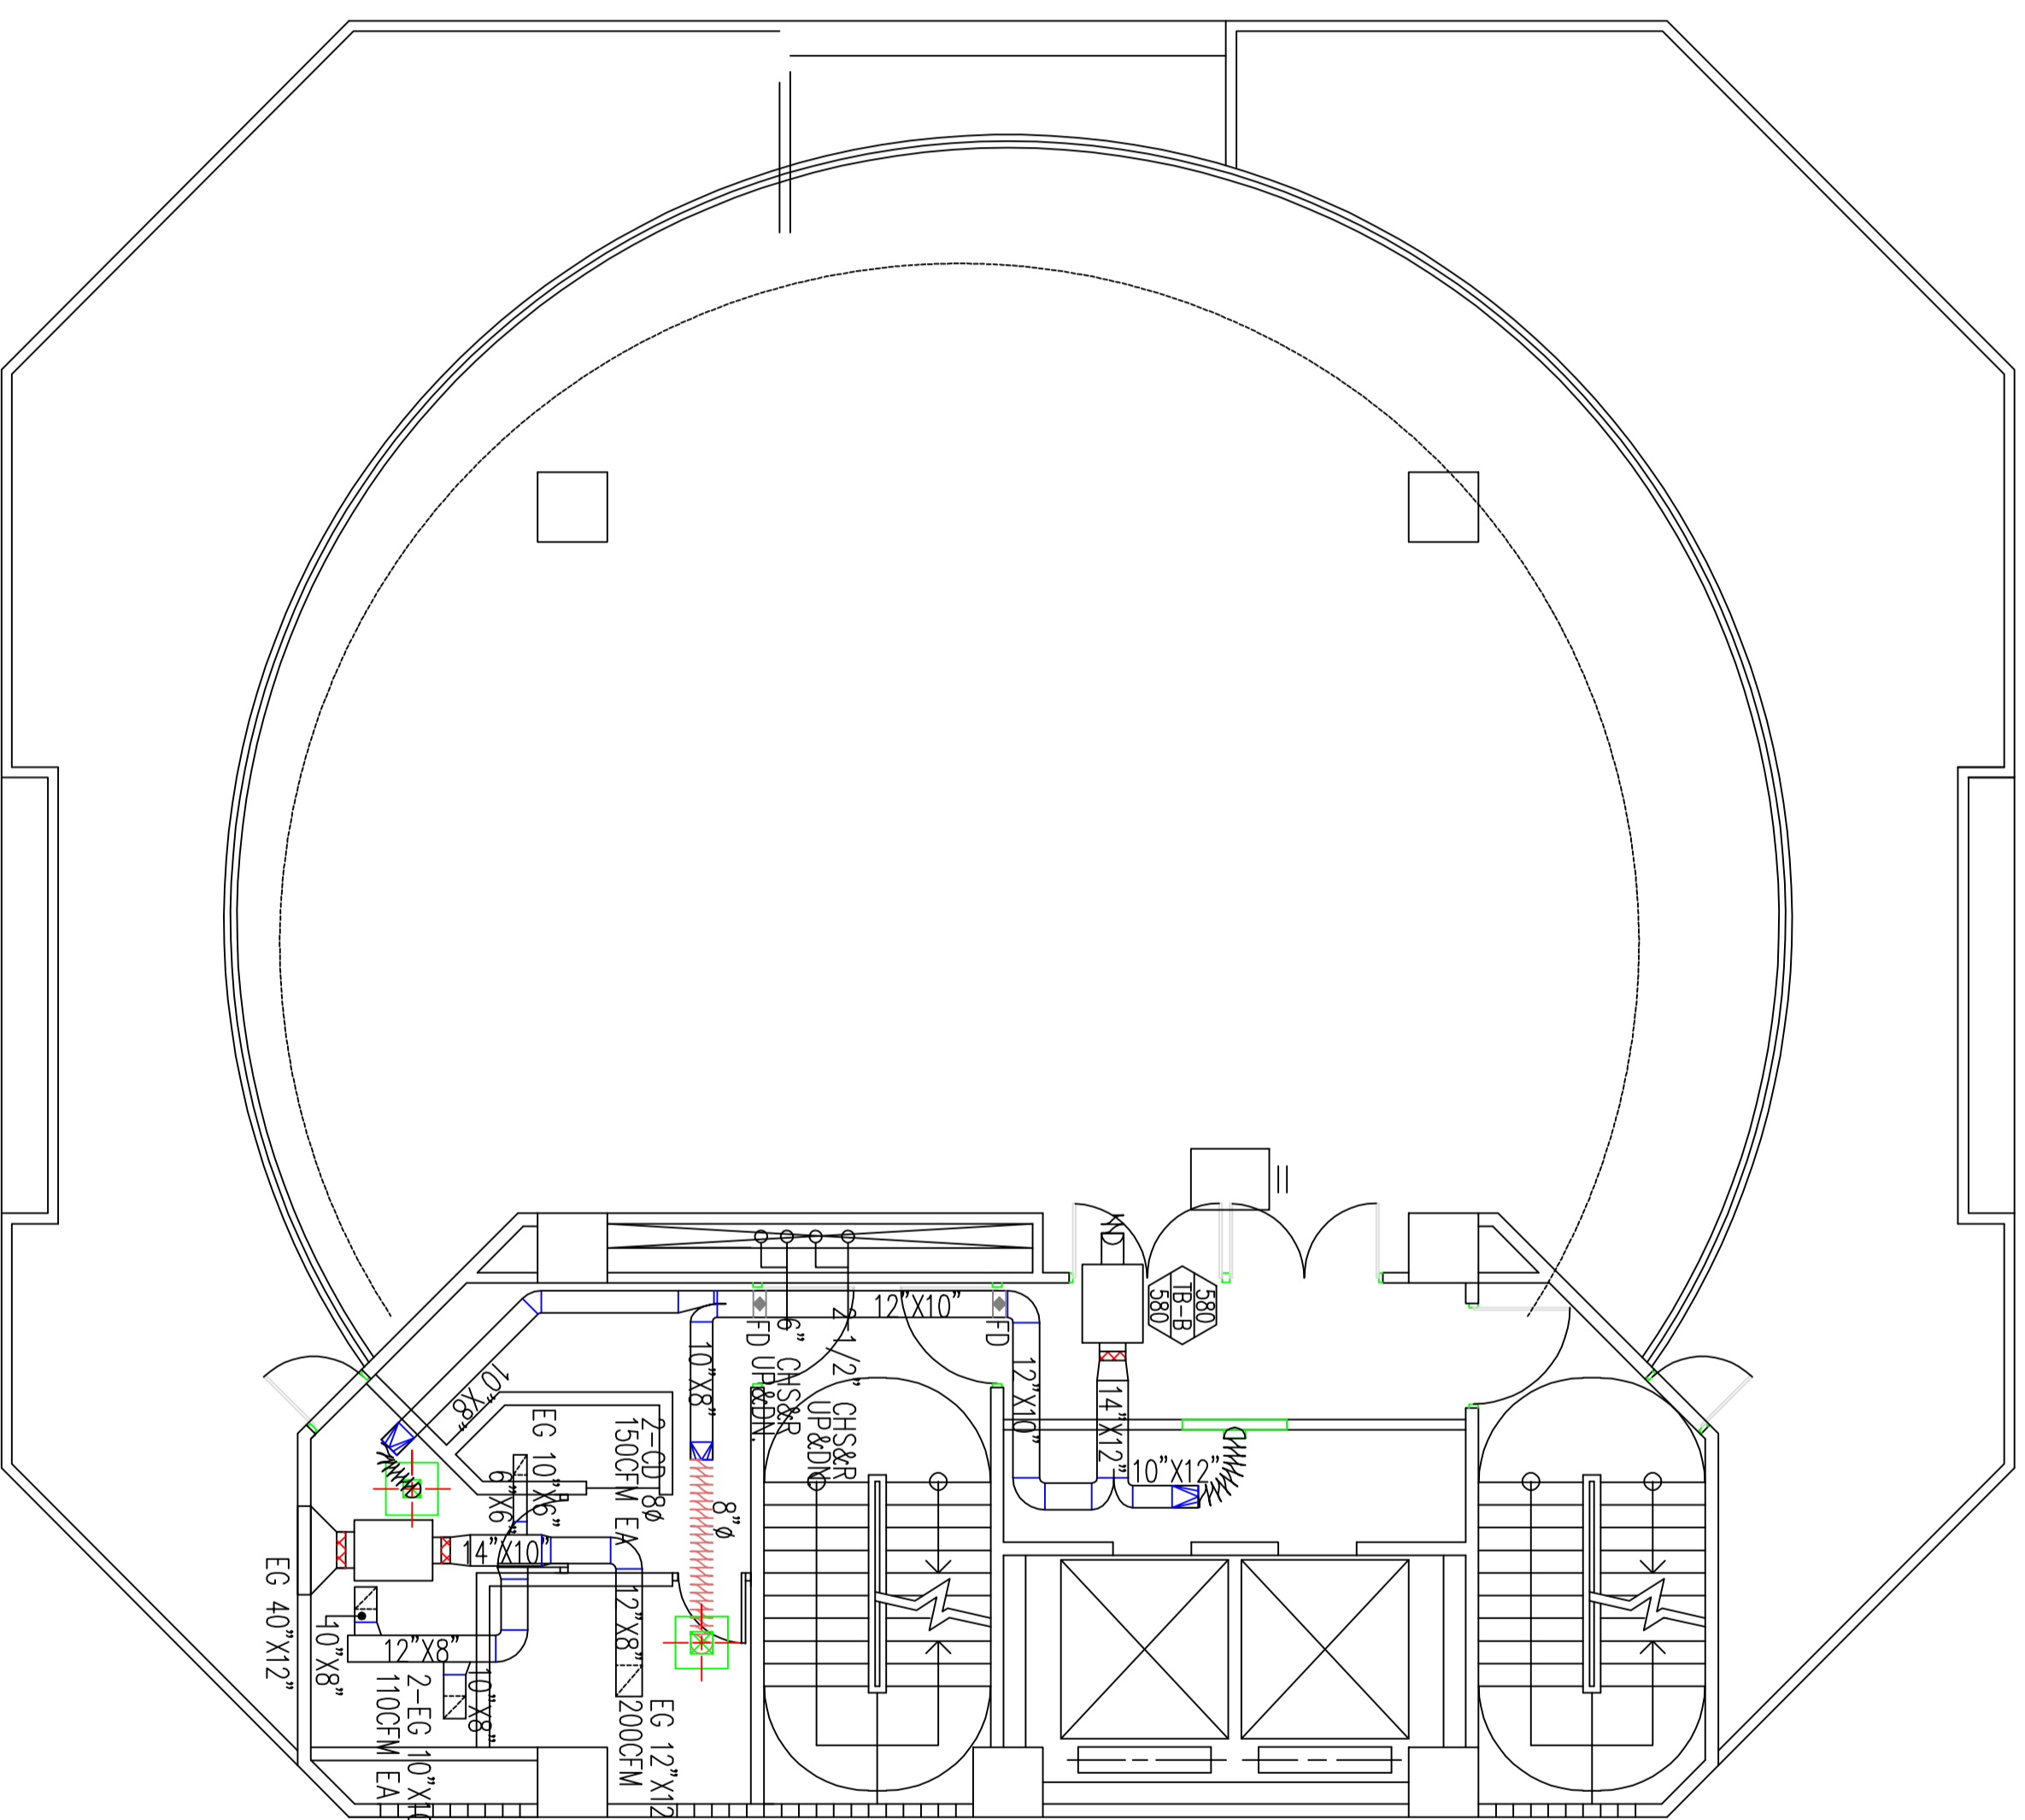

空調箱&UPS 操作項目

溫度*2

開停*4

控制箱*1

DDC(PLC)*

偵煙器*1

高壓開關*1

壓差*3

冰水閥*2

冰水閥體更換*1

電壓*3

電流*3

冷卻水塔操作項目

開停*6

液位*2

溫度*1

DDDC(PLC)*

備註

1. 舊有管線及設備拆除

2. 配合攝影棚節目錄製部份

項目需假日或夜間施工

修正 REVISION	日期 DATE	說明 DESCRIPTION	核准 APPROVAL BY	繪圖 DRAWN BY	校核 CHECKED BY	設計 DESIGNED BY	核准 APPROVED BY	比例尺 SCALE	1/100	C棟中央系統監控系統更新工程	圖號 DRAWING NO.	業務號 JOB NO.	張數 SHEET NO.
										C區七層空調箱位置圖			