


辦公室施作項目
溫度*7
開停*14
DDC(PLC)*

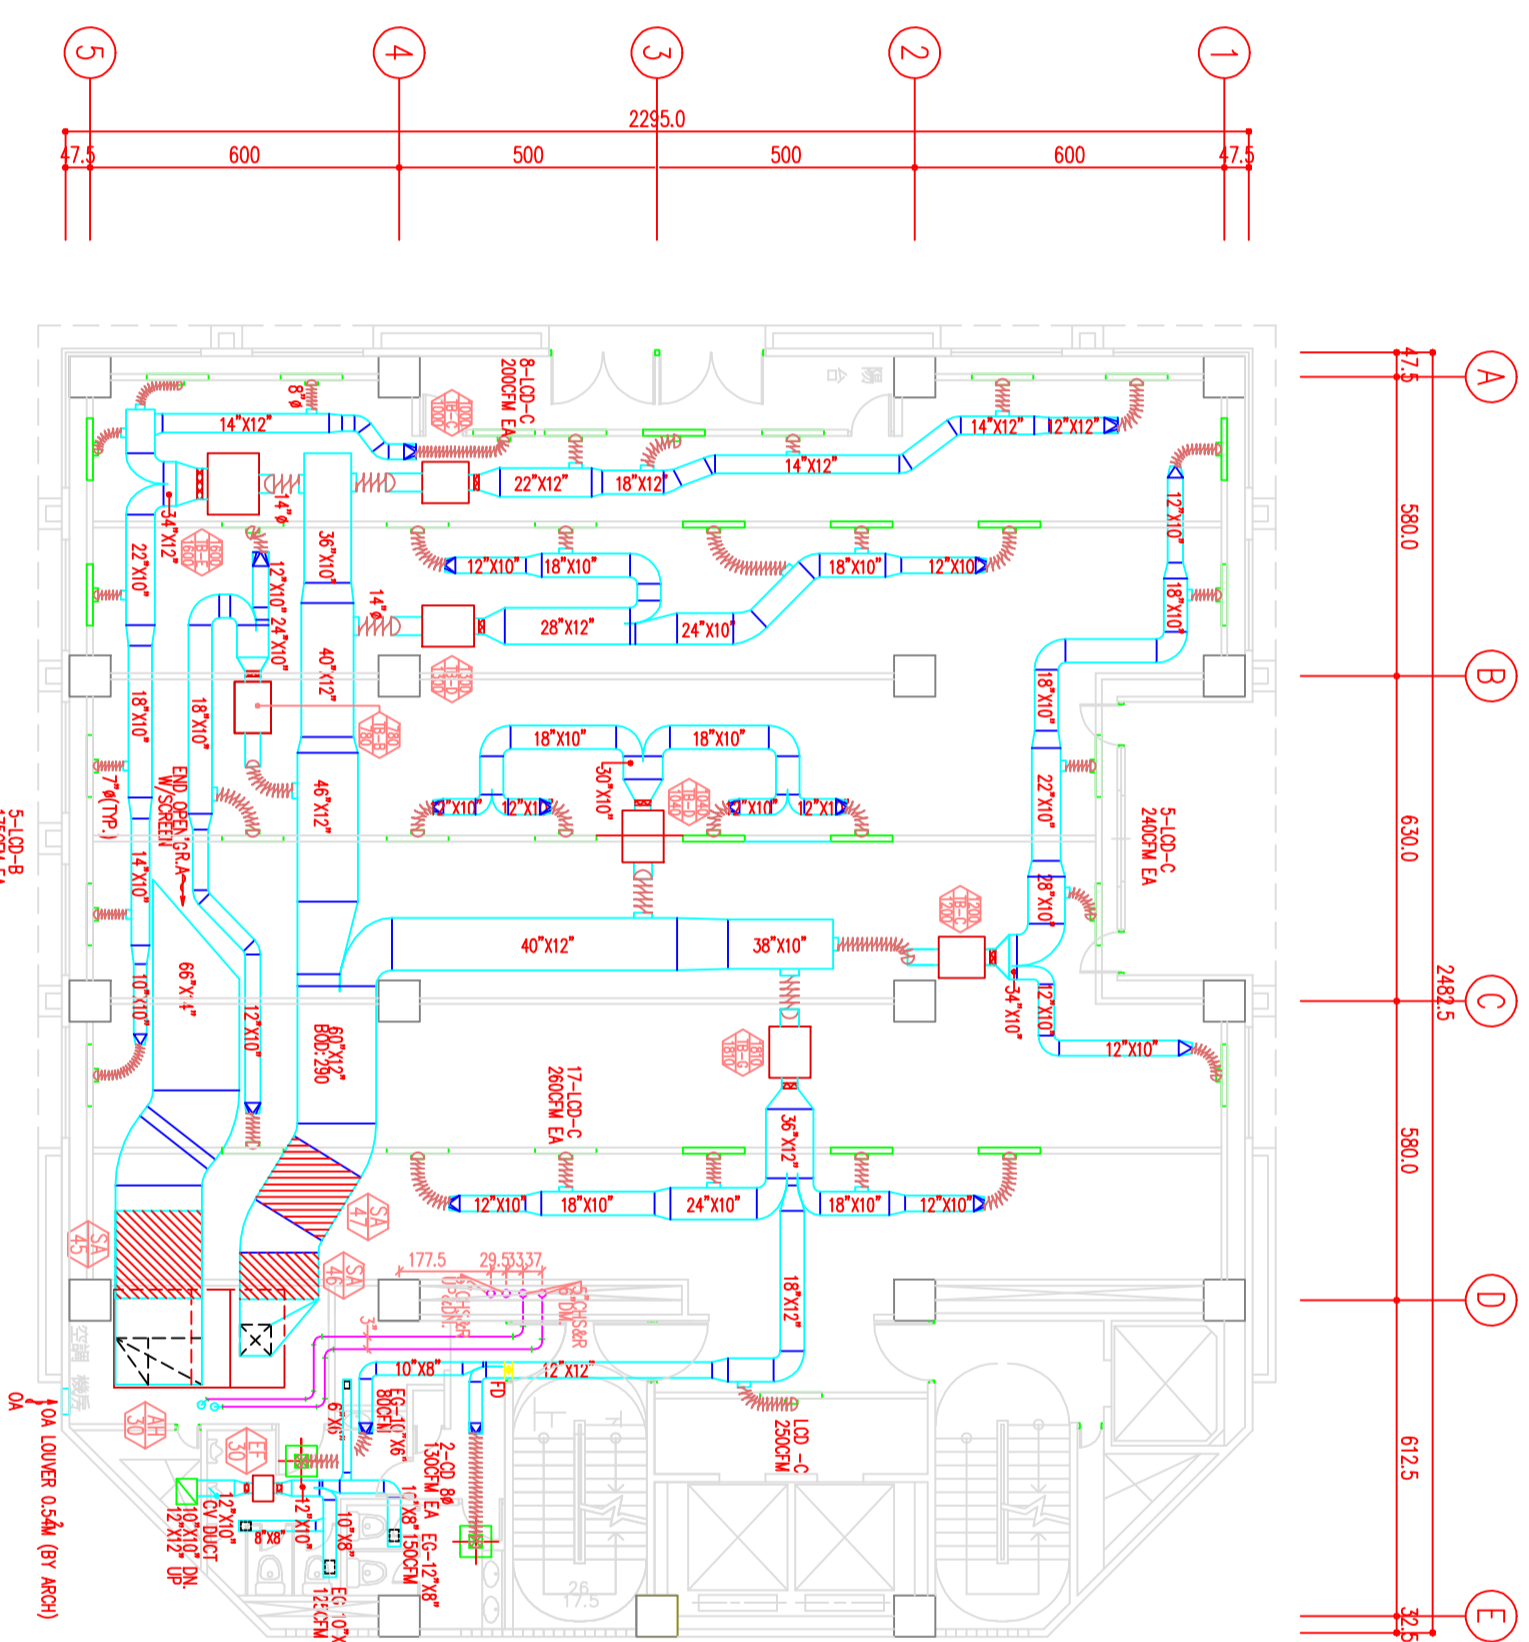

一層風管、水管竣工圖 SCALE:1/100

空調箱風機消防施作項目

- 溫度*2
- 開停*8
- 控制箱*1
- DDC(PLC)*
- 偵煙器*1
- 高壓開關*1
- 壓差*3
- 冰水閥*2
- 冰水閥體更換*1

備註

1. 舊有管線及設備拆除
2. 配合攝影棚及辦公室作業部份
項目需假日或夜間施工

修正 REVISION	日期 DATE	說明 DESCRIPTION	校對 APPROVAL BY	繪圖 DRAWN BY	設計 DESIGNED BY	比例尺 SCALE	日期 DATE	圖號 DRAWING NO.	業務號 JOB NO.	張數 SHEET NO.
				繪圖	設計	1/100		行政院新聞局公用事業電視設施新建空調工程		
				校對	校對			C區一層風管、水管竣工圖		