


辦公室施作項目
溫度*7
開停*16
DDC(PLC)*

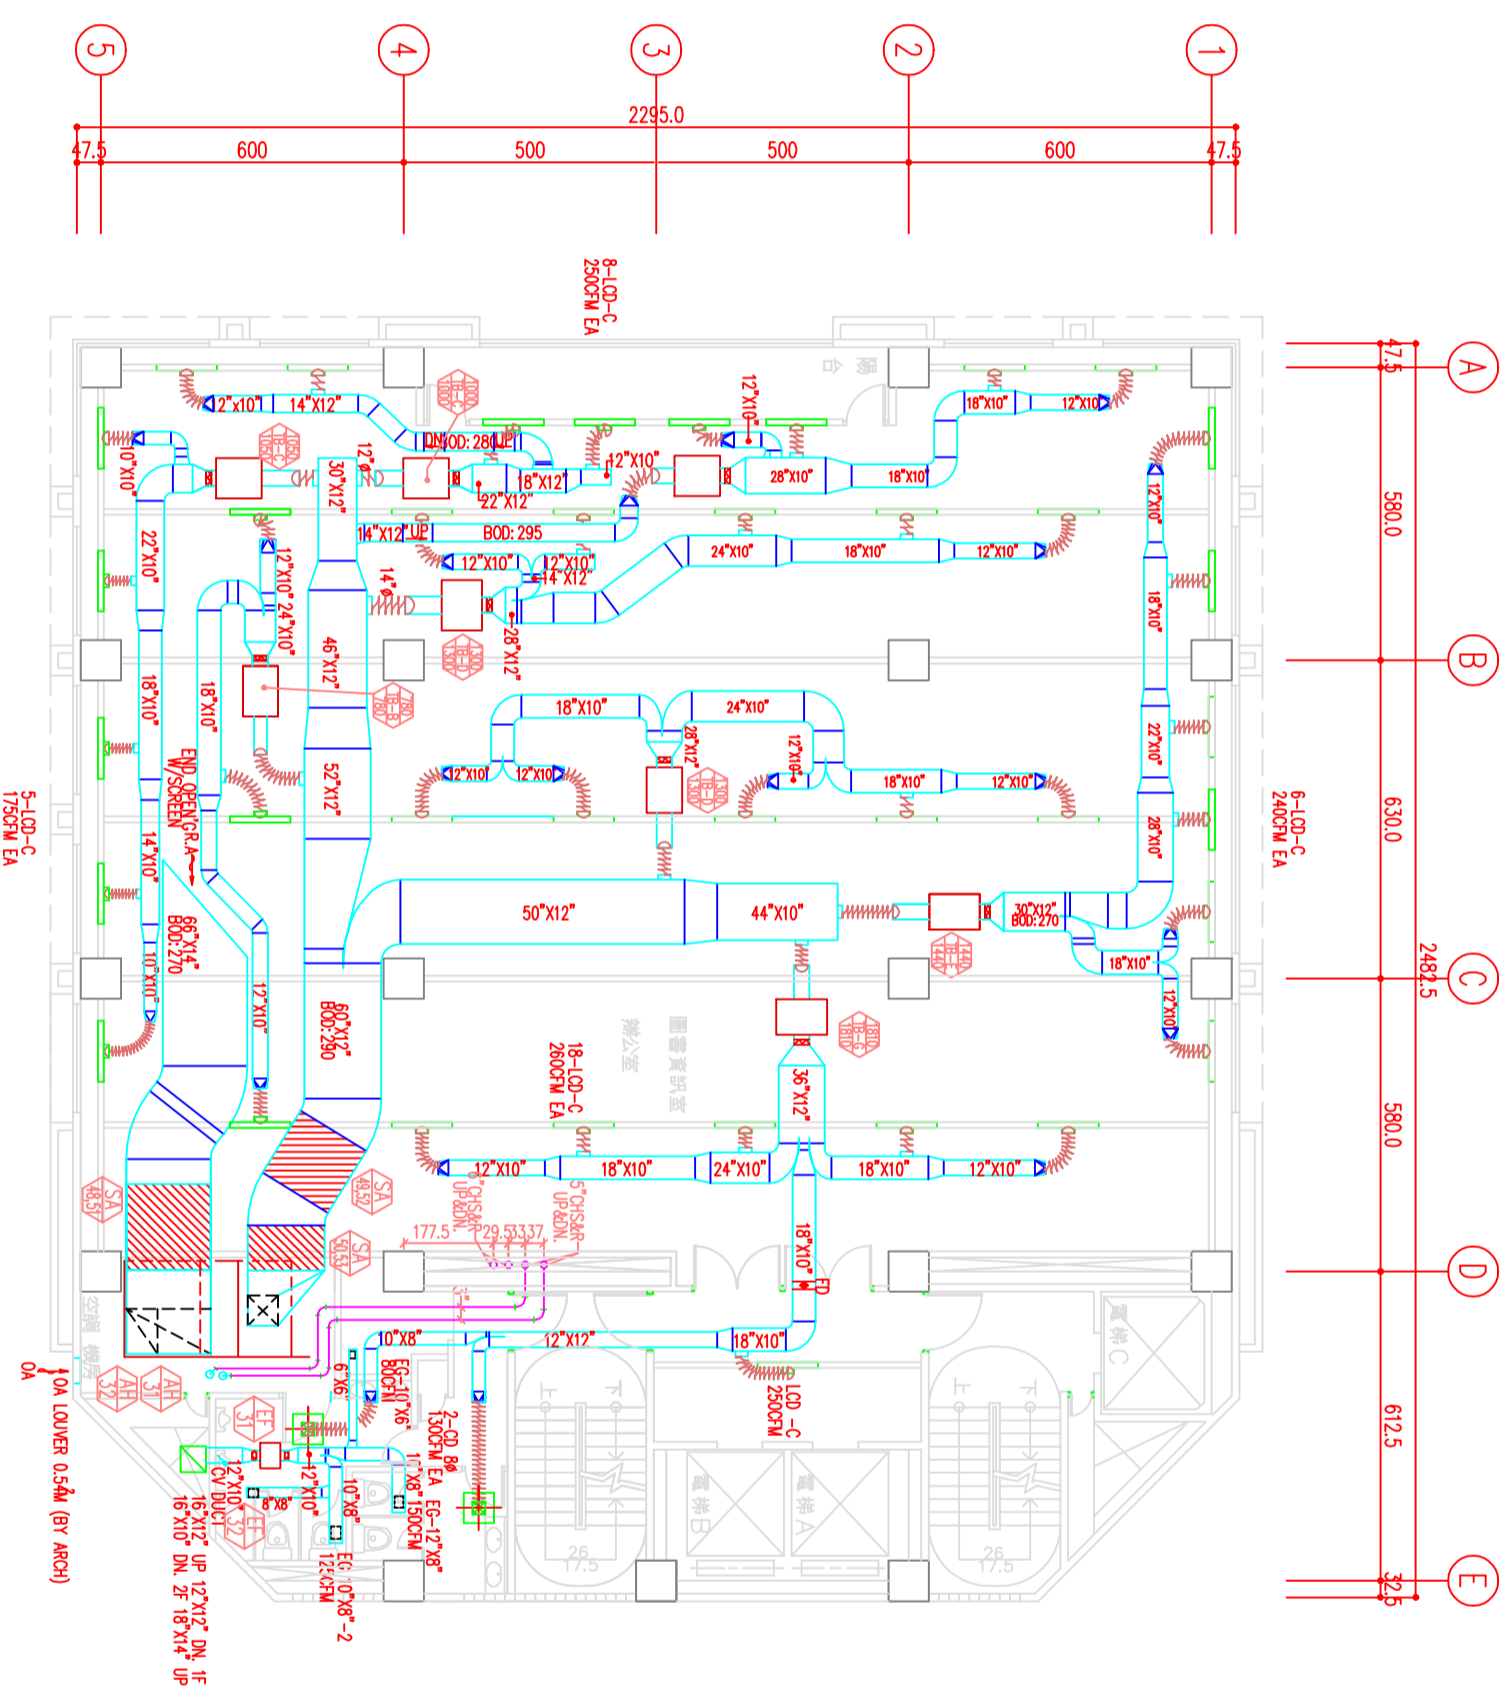

二、三層風管，水管竣工圖 SCALE: 1/100

空調箱風機FCU施作項目

- 溫度*2
- 開停*8
- 控制箱*1
- DDC(PLC)*
- 偵煙器*1
- 高壓開關*1
- 壓差*3
- 冰水閥*2
- 冰水閥體更換*1

備註

1. 舊有管線及設備拆除
2. 配合攝影棚辦公室作業部分
項目需假日或夜間施工

修正 REVISION	日期 DATE	說明 DESCRIPTION	核准 APPROVAL BY	繪圖 DRAWN BY	設計 DESIGNED BY	比例尺 SCALE	日期 DATE	圖號 DRAWING NO.	業務號 JOB NO.	張號 SHEET NO.
				校對 CHECKED BY	核准 APPROVED BY	1/100		C區二、三層風管，水管竣工圖		