


辦公室施作項目
 溫度*6
 開停*12
 DDC(PLC)*

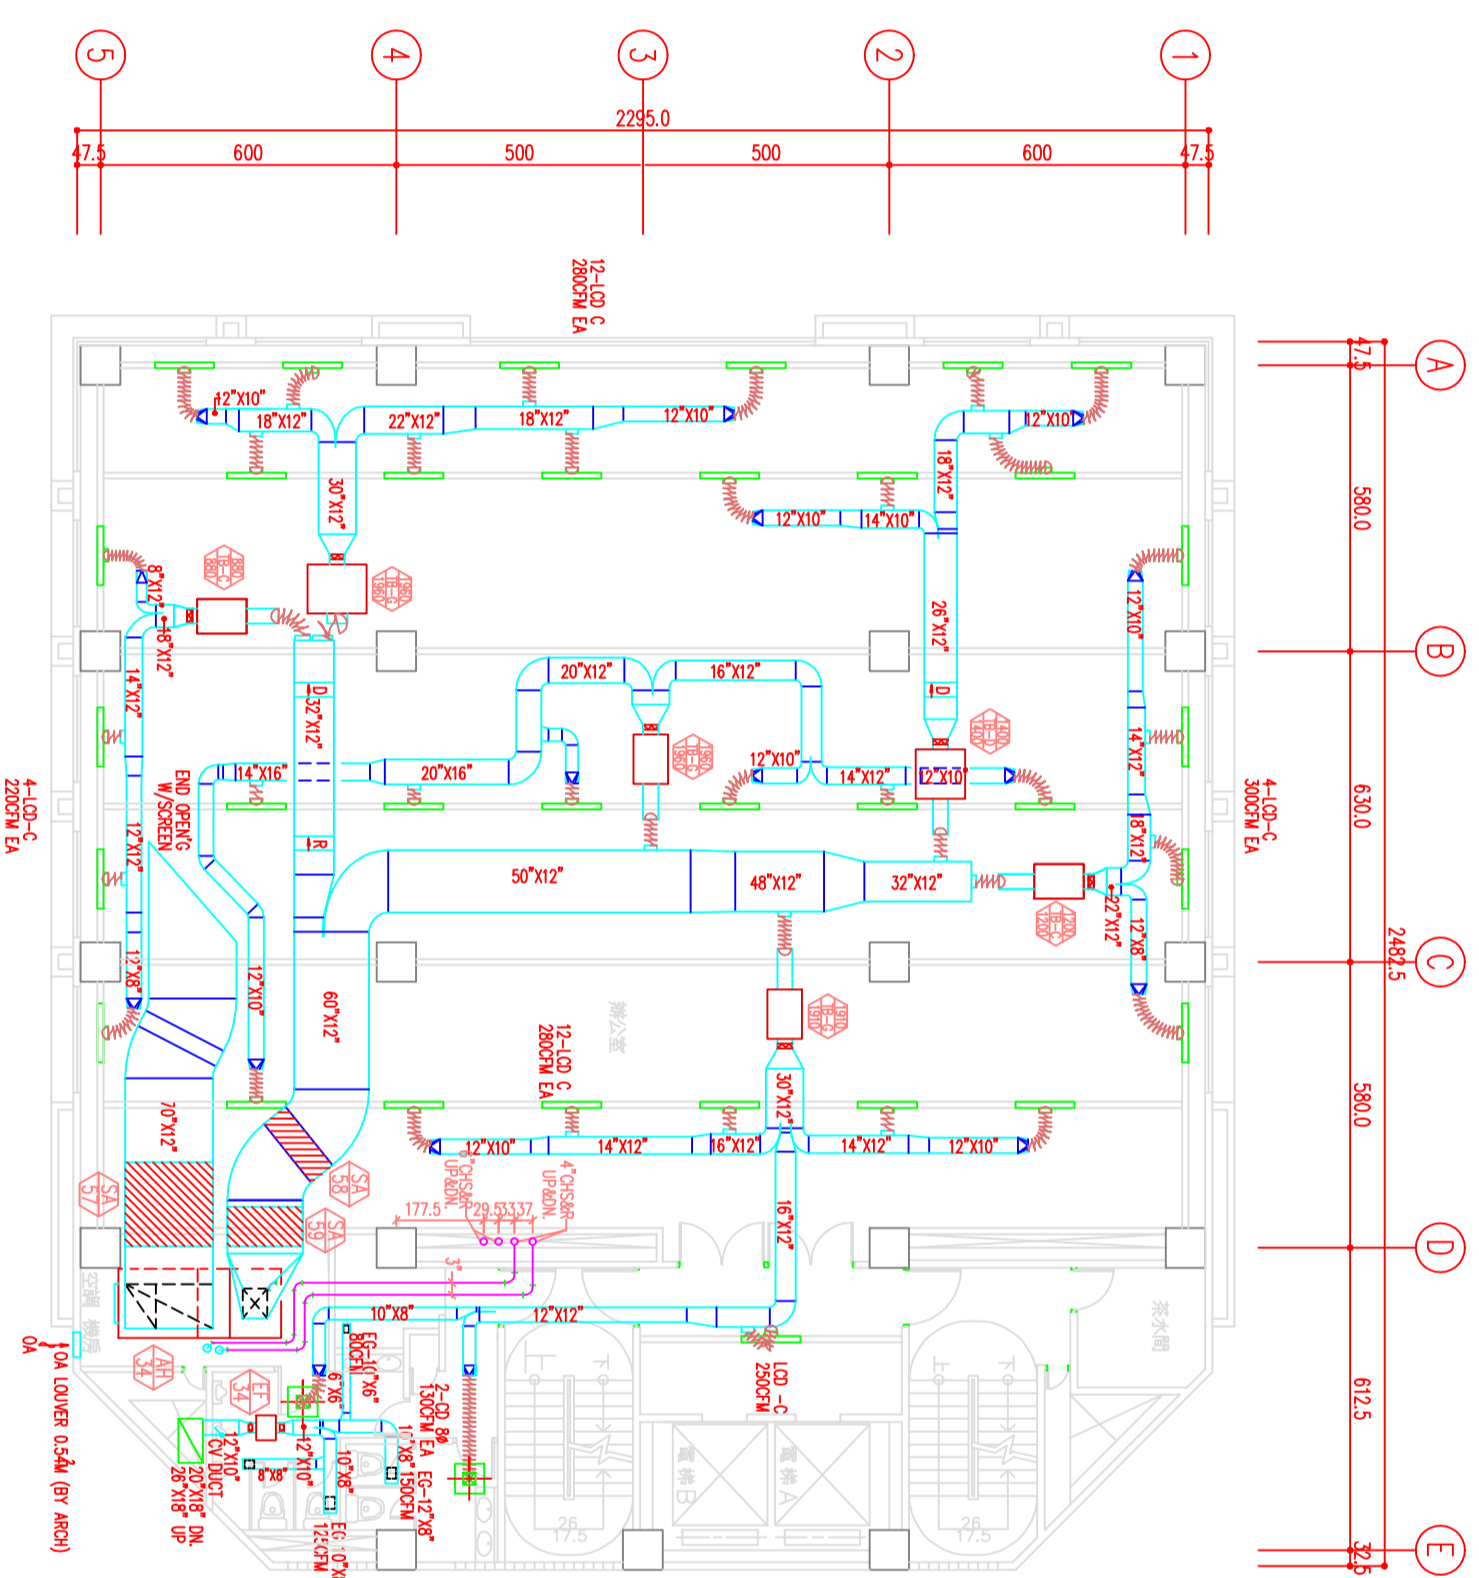

五層風管，水管竣工圖 SCALE:1/100

空調箱風機FCU施作項目

- 溫度*2
- 開停*8
- 控制箱*1
- DDC(PLC)*
- 偵煙器*1
- 高壓開關*1
- 壓差*3
- 冰水閥*2
- 冰水閥體更換*1

備註

1. 舊有管線及設備拆除
2. 配合攝影棚辦公室作業部份
 項目需假日或夜間施工

修正 REVISION	日期 DATE	說明 DESCRIPTION	校進 APPROVAL BY	繪圖 DRAWN BY	設計 DESIGNED BY	校對 CHECKED BY	日期 DATE	校進 APPROVED BY

行政院新聞局公用事業電設技新建空調工程	圖號 DRAWING NO.	業務號 JOB NO.	張號 SHEET NO.
C區五層風管，水管竣工圖			