


FCU 施作項目

三速開關二通閥

配管保溫*

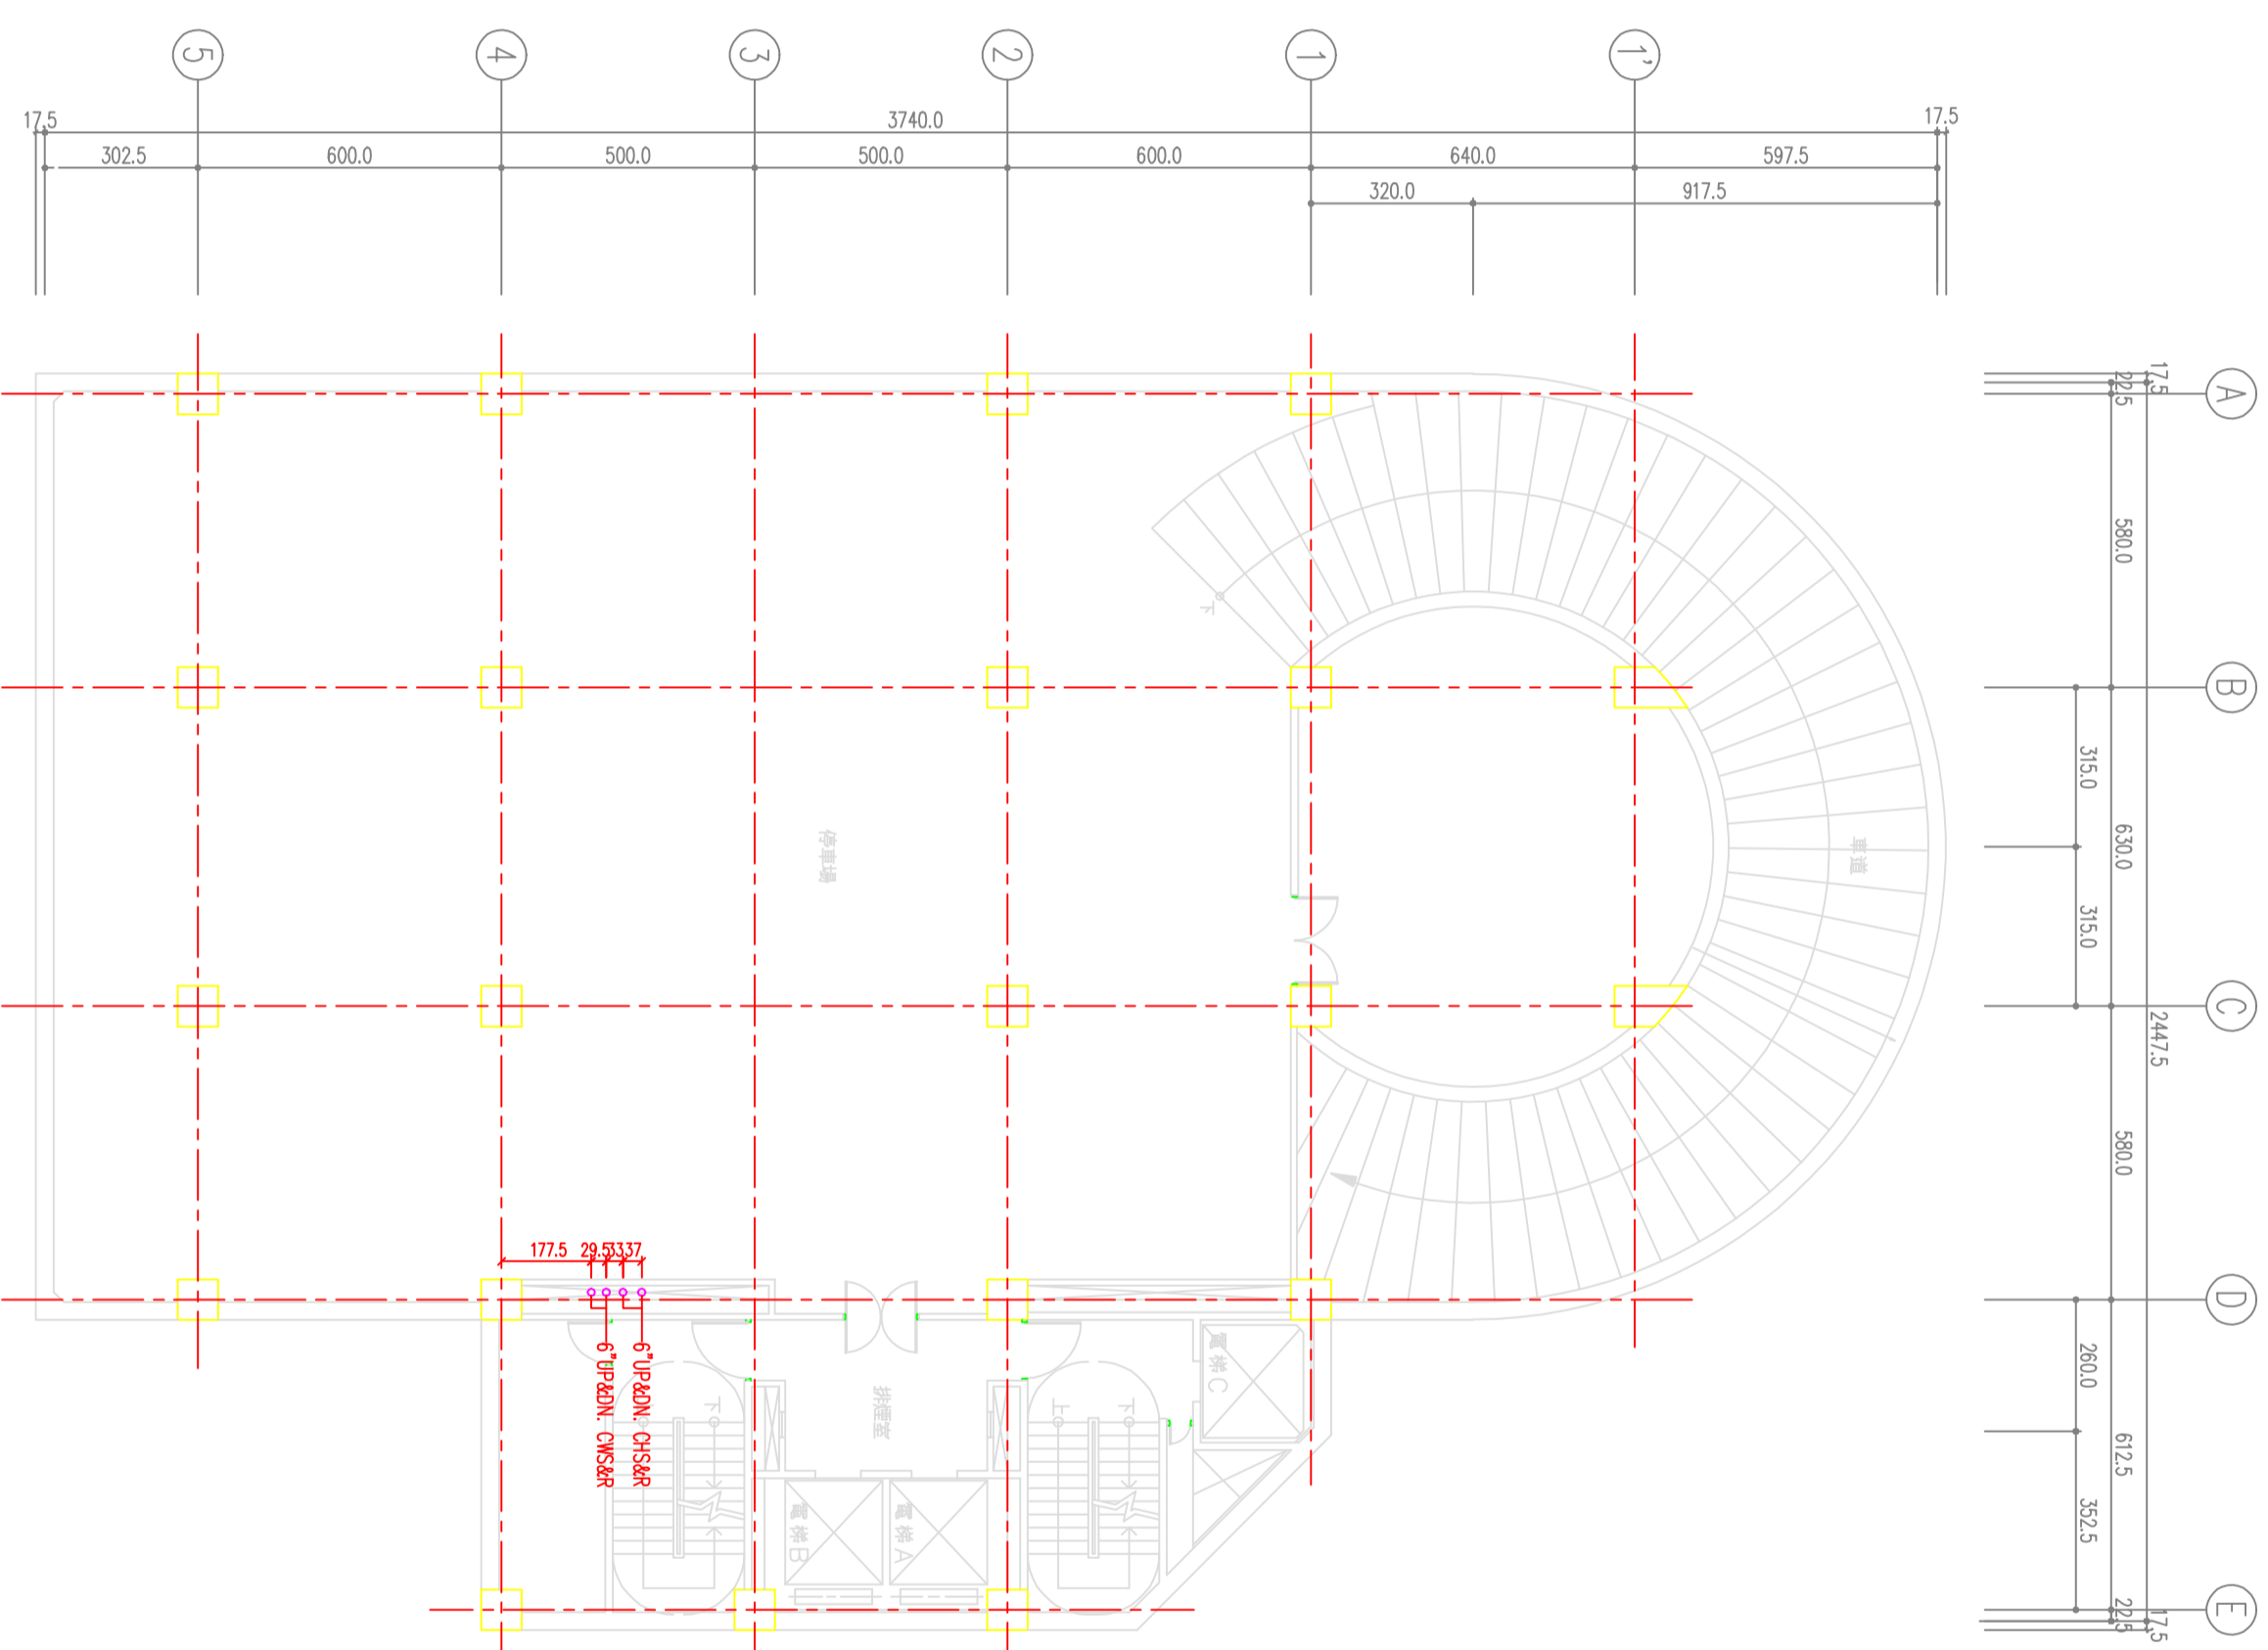

C區地下二層水管竣工圖 SCALE: 1/100

修正 REVISION	日期 DATE	說明 DESCRIPTION	校進 APPROVAL BY	繪圖 DRAWING BY	設計 DESIGNED BY	比例尺 SCALE	日期 DATE	行政院新聞局公用事業電視設施新建空調工程	圖號 DRAWING NO.	業務號 JOB NO.	張號 SHEET NO.
				校對 CHECKED BY	校進 APPROVED BY	1/100		C區地下二層水管竣工圖	PTD-015-C		