

消防系統施作項目


液位*1
開停*10
DDC(PLC)*

給排水施作項目

液位*3
開停*8
DDC(PLC)*

FCU施作項目

三速開關二通閥*
配管保溫*

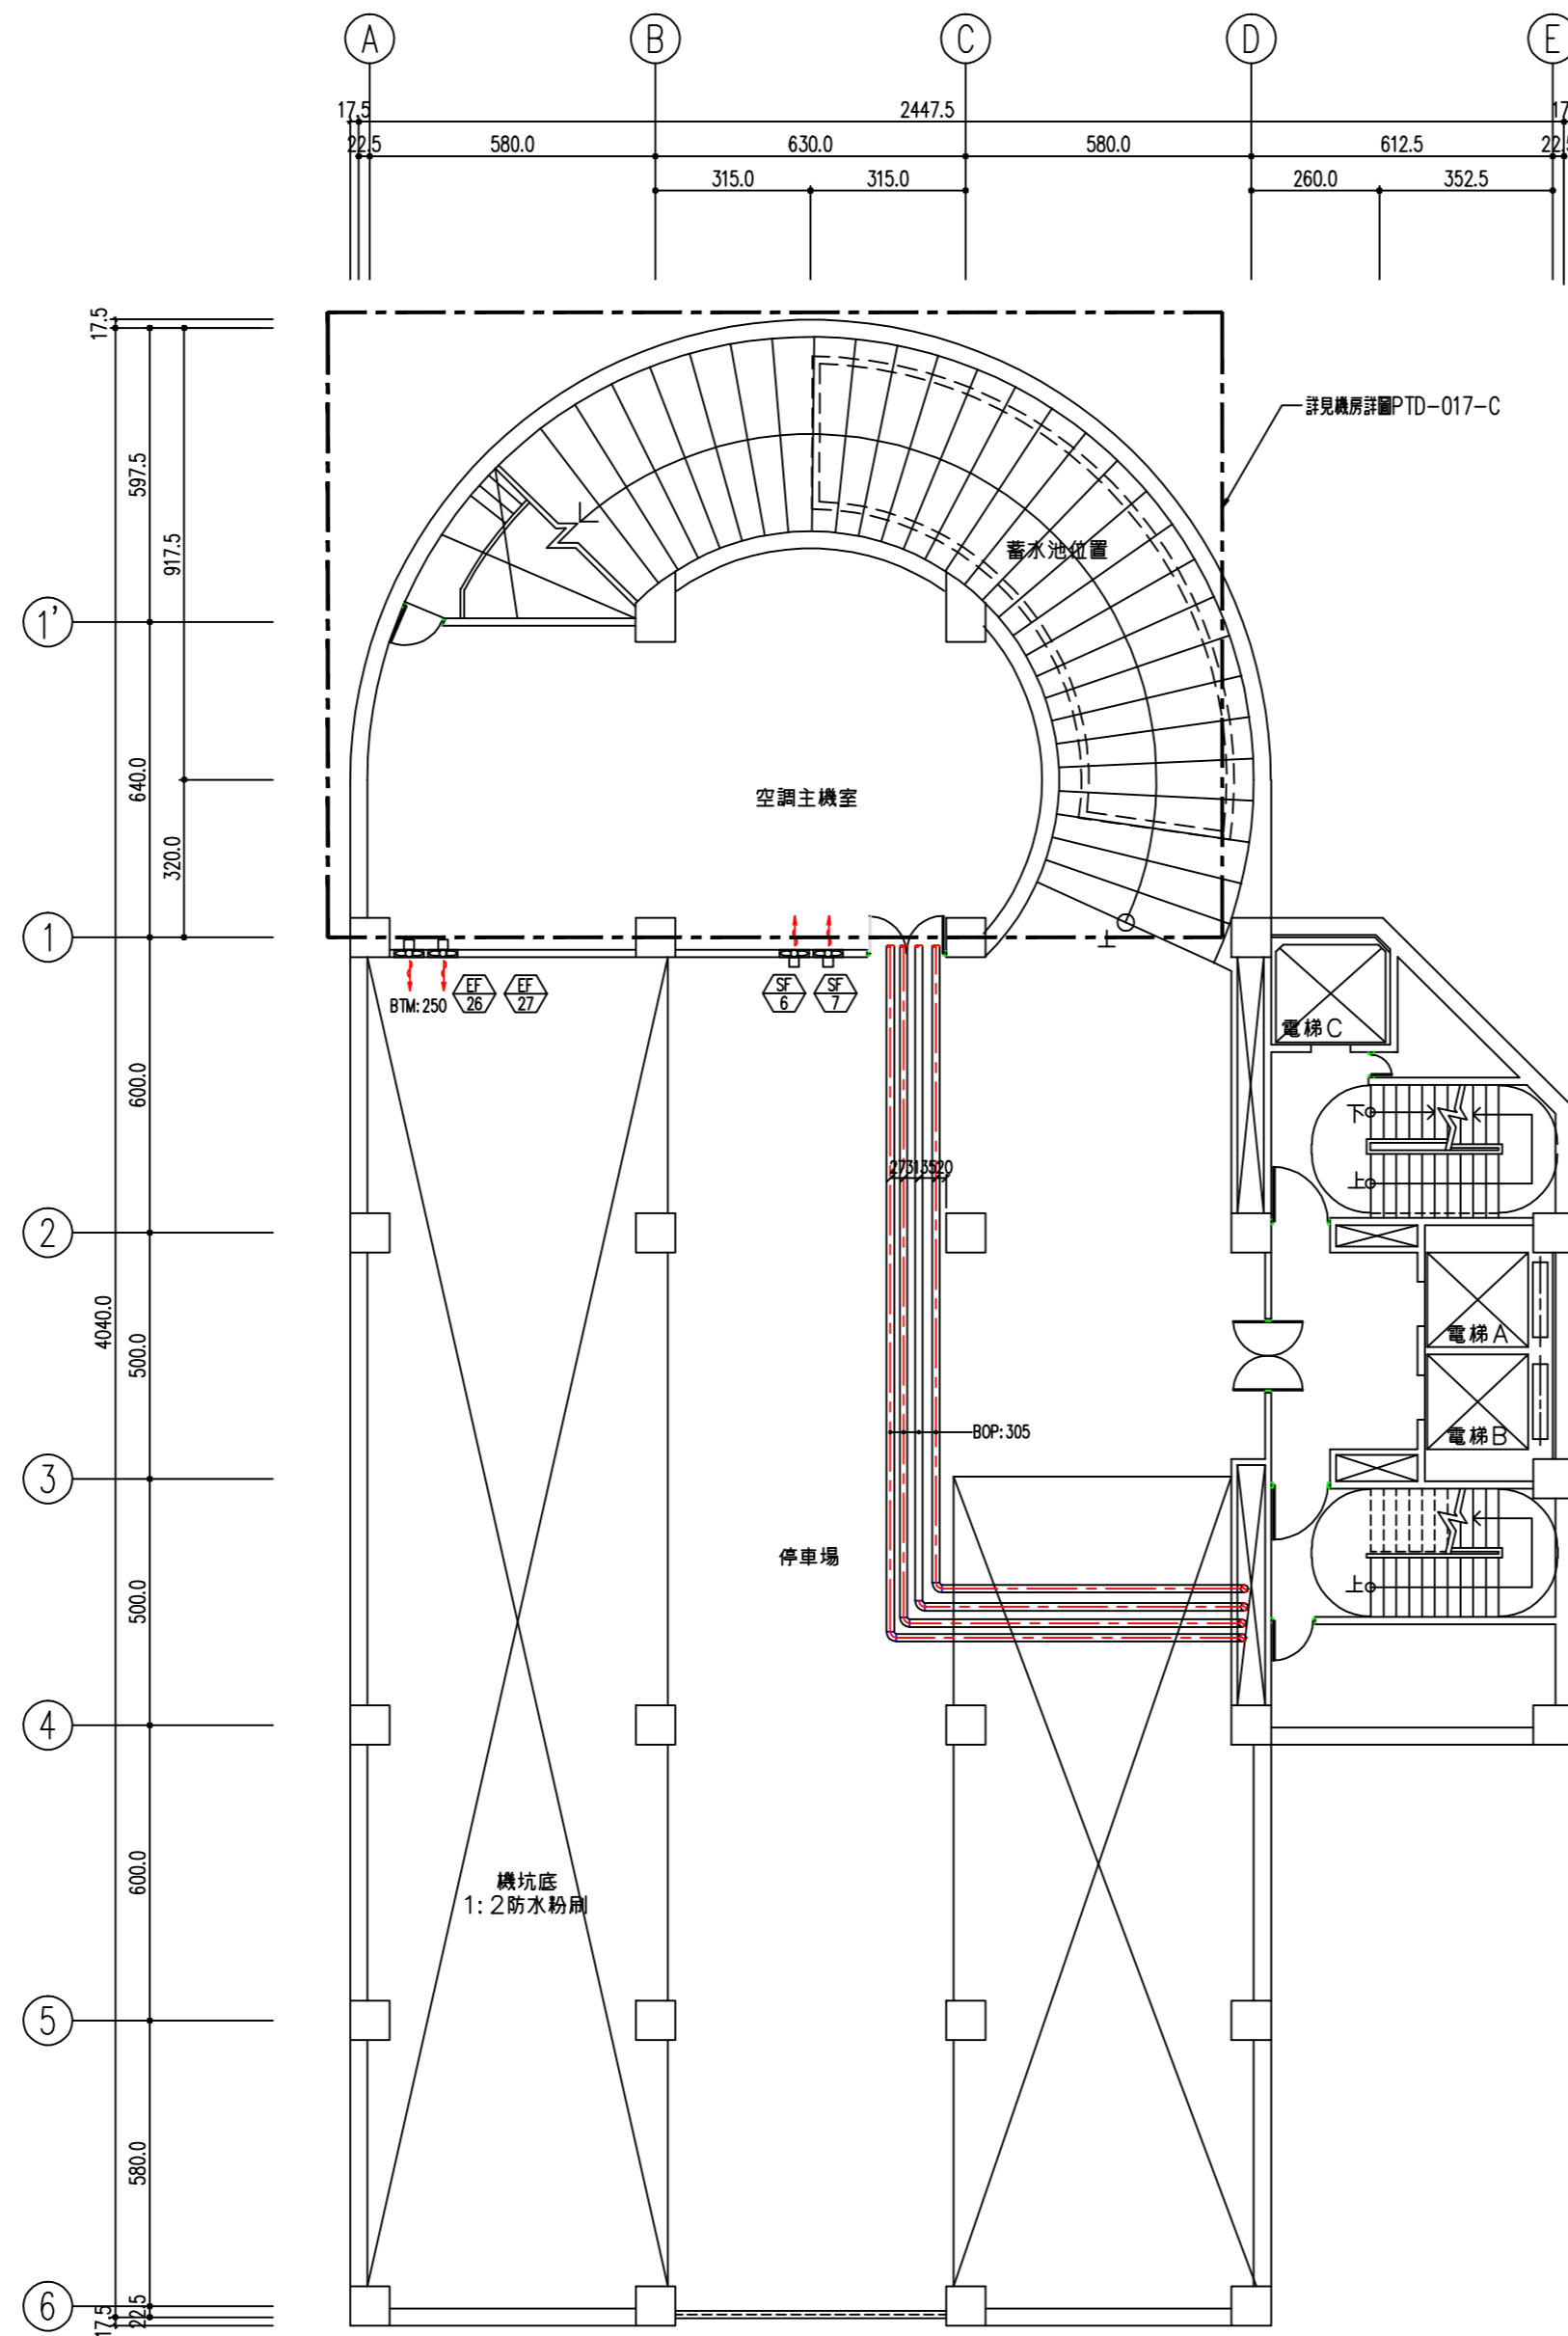

冰水主機施作項目

溫度*5
開停*33
控制箱*1
DDC(PLC)*3(組)
頻率*4

備註

1. 舊有管線及設備拆除
2. 配合攝影棚及辦公室作業部份
項目需假日或夜間施工

C區地下三層水管竣工圖 SCALE:1/100

修正 REVISION	日期 DATE	卷明 DESCRIPTION	核准 APPROVAL BY	繪圖 DRAWN BY	設計 DESIGNED BY	比例尺 SCALE	1/100	行政院新聞局公用事業電視設施新建空調工程	圖號 DRAWING NO.	業務號 JOB NO.	張號 SHEET NO.
						日期 DATE		C區地下三層水管竣工圖	PTD-014-C		