


(A)既設200KVA//2(n+1) UPS系統

(B)新設200KVA//2(n+1) UPS系統

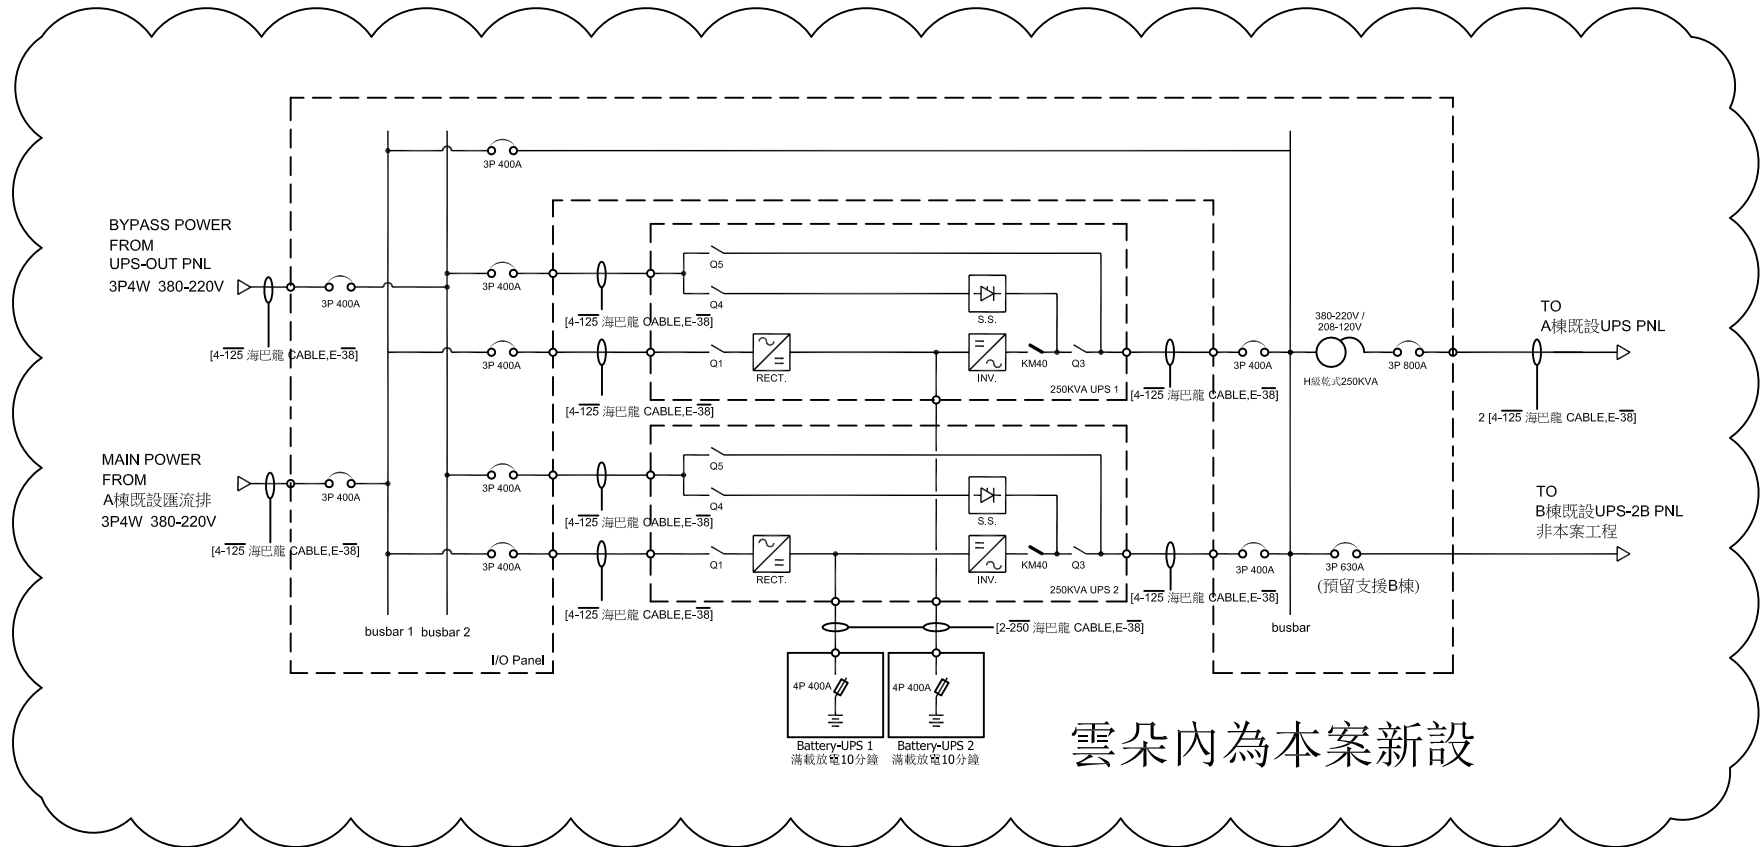

雲朵內為本案新設

案名	公共電視A棟B3樓 250KVA//2 UPS(n+1)系統工程	APPROVE		DATE				
		CHECK		Rev.				
圖樣名稱	One-line Diagram	DRAW		DRAWING NO.				